


RZUT PARTERU

SKALA 1:50

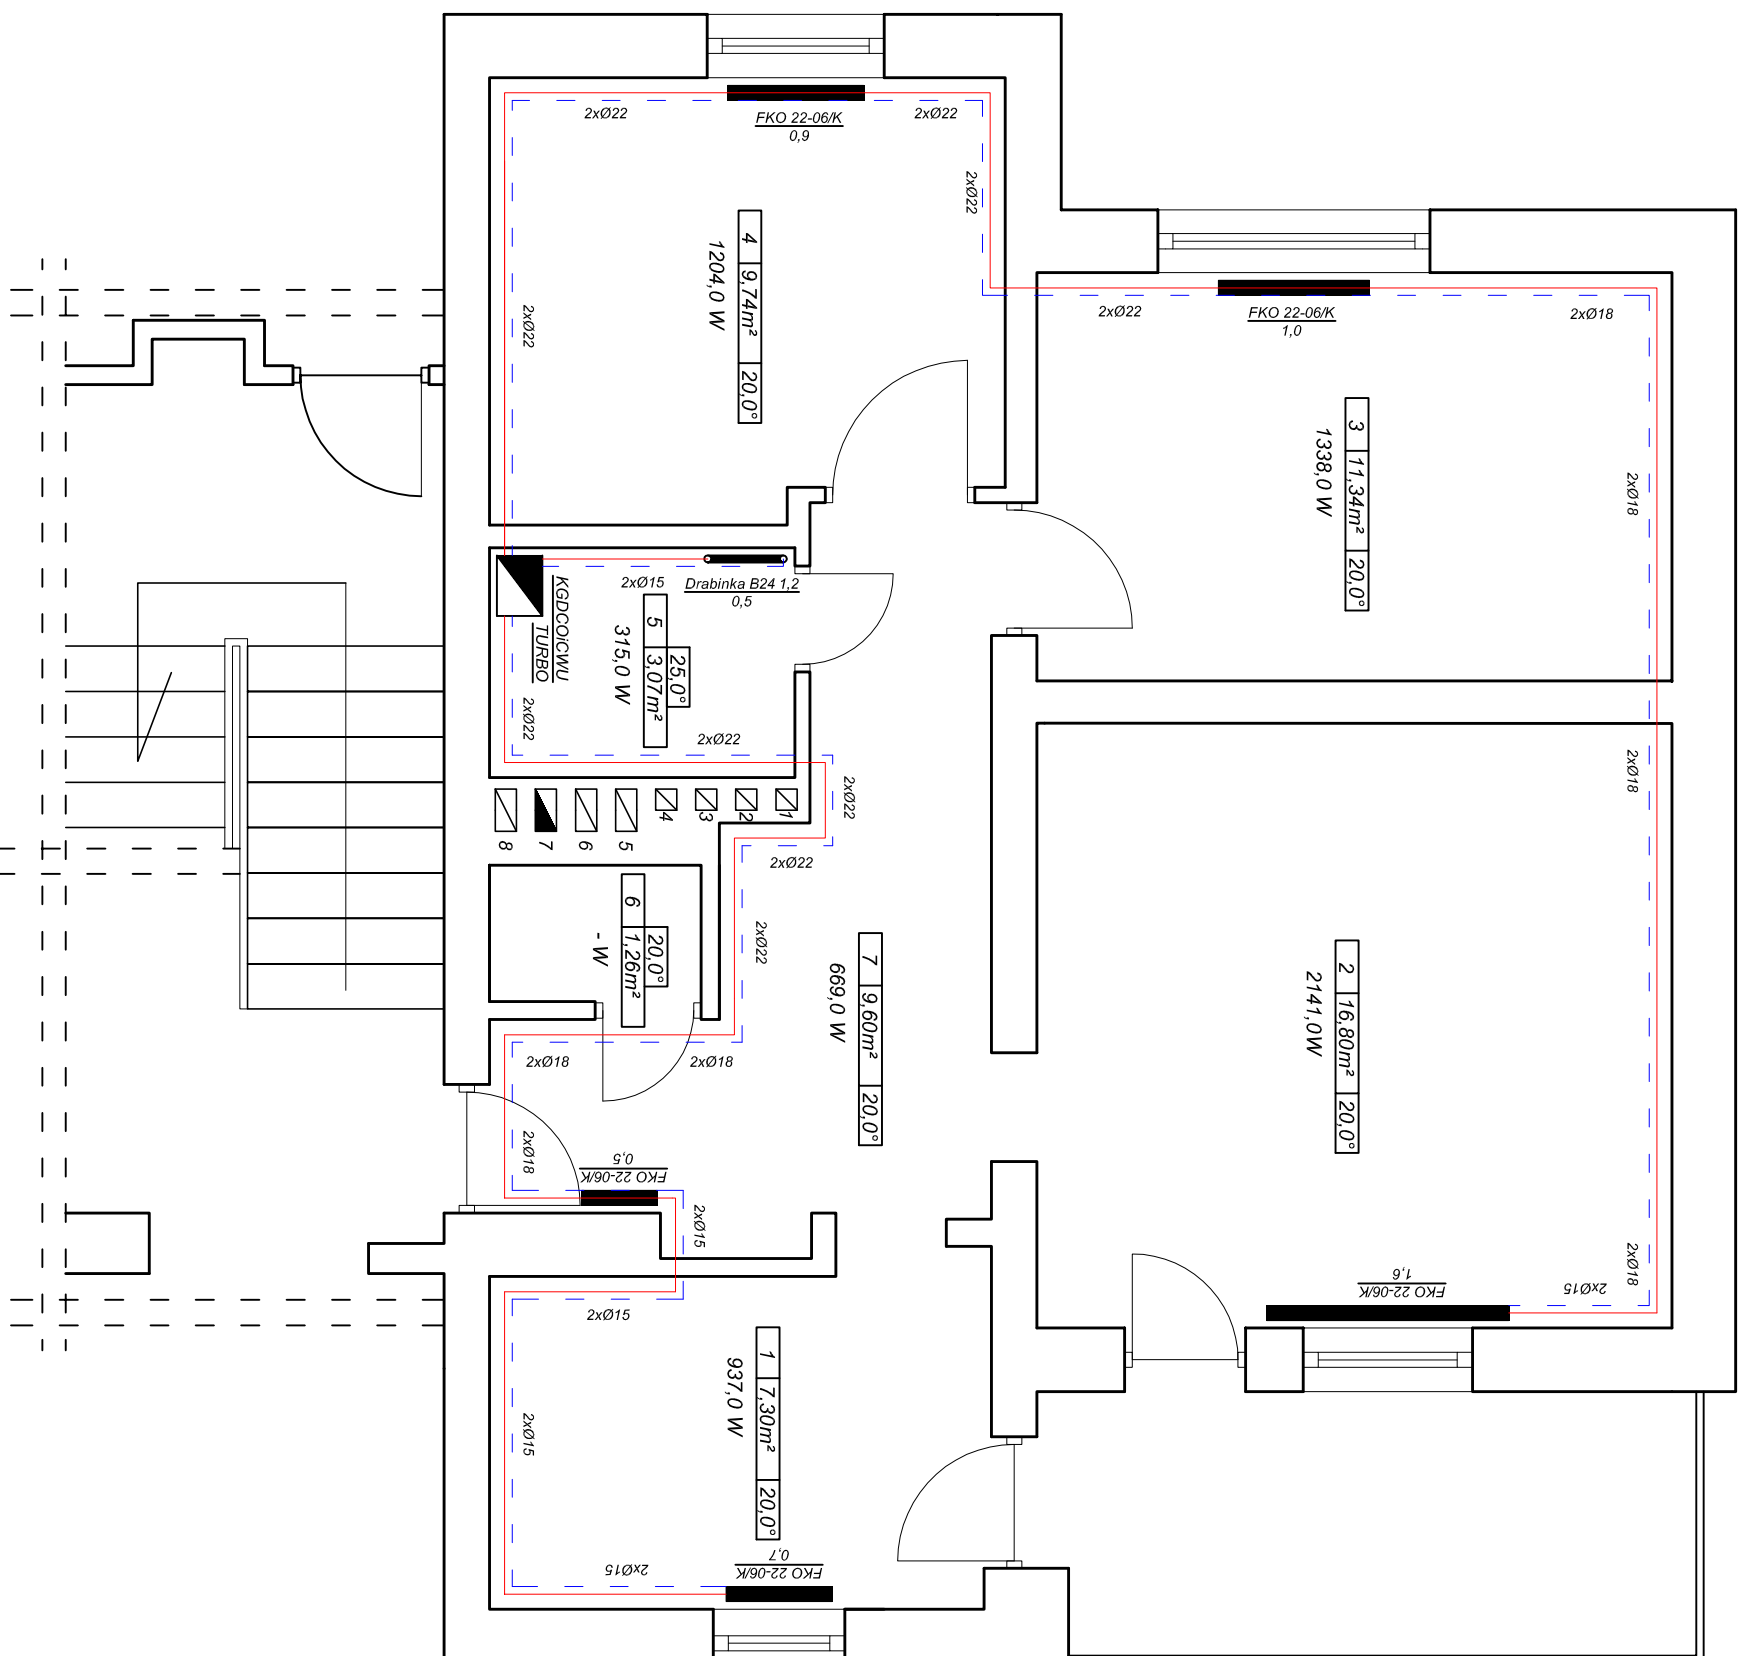

OZNACZENIA:

- GRZEJNIK PŁYTOWY
- GRZEJNIK DRABINKA
- ZASILANIE
- POWROT

UWAGA:
Należy zamurować wnęki pod oknami.

WYKAZ GRZEJNIKÓW

Nr pom.	Typ grzejnika	L[m]	Qobl.	Ilość [szt.]
1	FKO 22-06/K	0,7	862,0	1
2	FKO 22-06/K	1,6	1985,0	1
3	FKO 22-06/K	1,0	1340,0	1
4	FKO 22-06/K	0,9	1151,0	1
5	Drabinka B24 1,2	0,5	345,0	1
6	-	-	-	-
7	FKO 22-06/K	0,5	1151,0	1

INSTALATORSTWO SANITARNE I GAZOWE

48-250 Głogówek ul. Piotra Skargi nr 13c

Rodzaj dokumentacji: Instalacja c. o. Skala: 1:50

Obiekt: Budynek mieszkalny-wielorodzinny

Adres: 48-100 Głubczyce ul. Warszawska 28 m. 2

Inwestor: Gmina Głubczyce Nr rys.: 3

Autor: mgr inż. Kamil Smętek

Opracował: Stanisław Pańcyszyn upr. 55/91/Op