

RZUT III PIĘTRA


SKALA 1:50

OZNACZENIA:

- PION GAZOWY
- INSTALACJA GAZOWA
- G GAZOMIERZ TRPU G-4
- KG4 KUCHENKA GAZOWA 4-RO PALNIKOWA
- KGDCOICWU KOCIOŁ GAZOWY DWUFUNKCYJNY CENTRALNEGO OGRZEWANIA I CIEPŁEJ WODY UŻYTKOWEJ TURBO ARISTON CLAS FF 24 KW

- UWAGA:**
- Kanał powietrzno-spalinowy
 - Wentylacja łazienki

WYKAZ POMIESZCZEŃ	
1	Łazienka
2	Kuchnia
3	Sypialnia
4	Pokój
5	Przedpokój

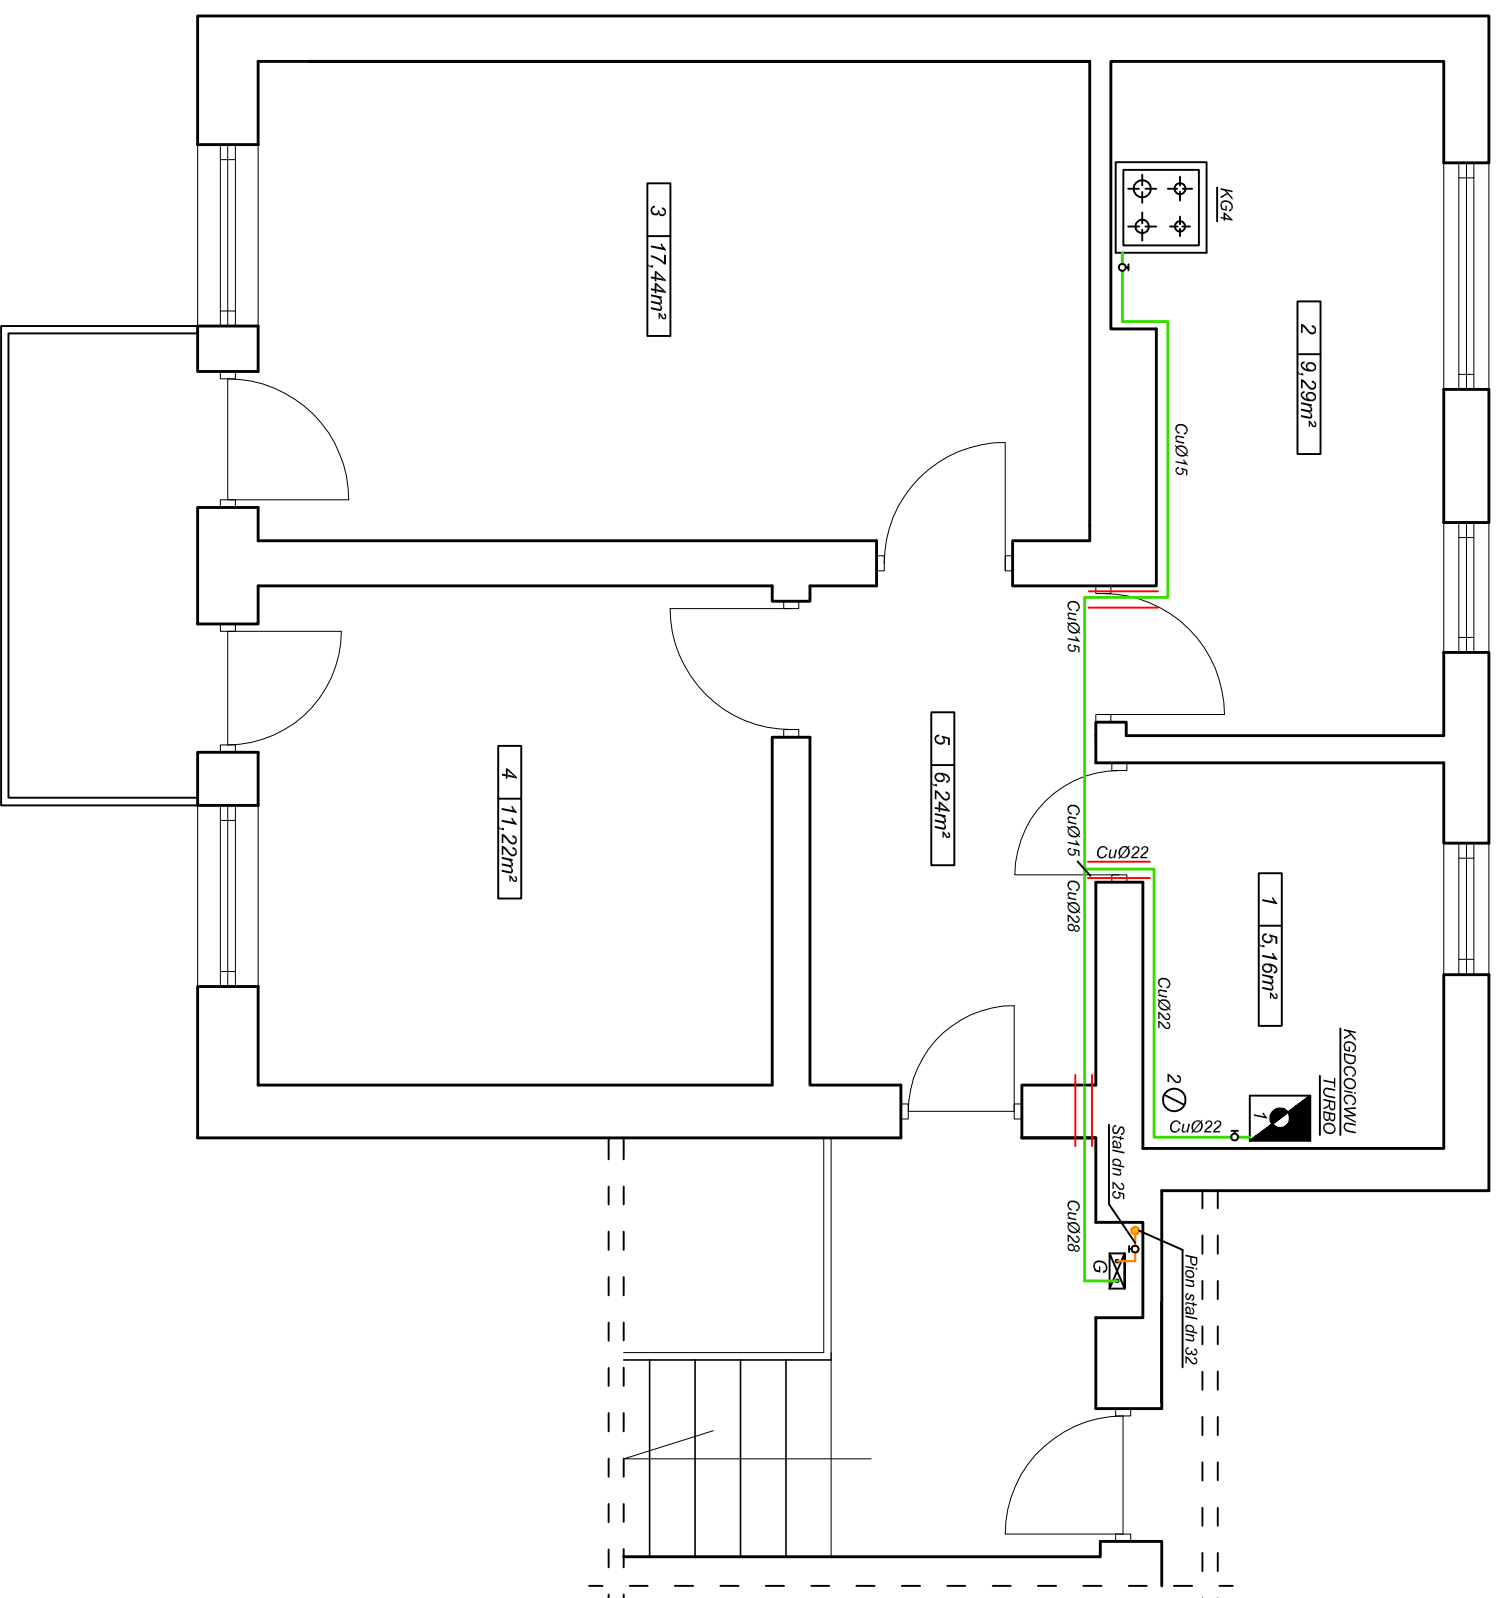

INSTALATORSTWO SANITARNE I GAZOWE

48-250 Głogówek ul. Piotra Skargi nr 13c

Rodzaj dokumentacji: Instalacja gazowa Skala: 1:50

Obiekt: Budynek mieszkalny-wielorodzinny

Adres: 48-100 Głubczyce ul. Warszawska 28a m. 9

Inwestor: Gmina Głubczyce Nr rys.: 1

Autor: mgr inż. Kamili Smętek

Opracował: Stanisław Pańczyzyn upr. 55/91/Op