

# RZUT PARTERU


SKALA 1 : 50

## OZNACZENIA :

PRZEWODY C.O. 80/60 C

GRZEJNIK Z ZAWOREM I GŁOWICĄ

KGDCCOICWU  
KOCIOŁ GAZOWY DWUFUNKCYJNY CENTRALNEGO  
OGRZEWANIA I CIEPLEJ WODY UŻYTKOWEJ  
MOCY DO 21 kW TURBO

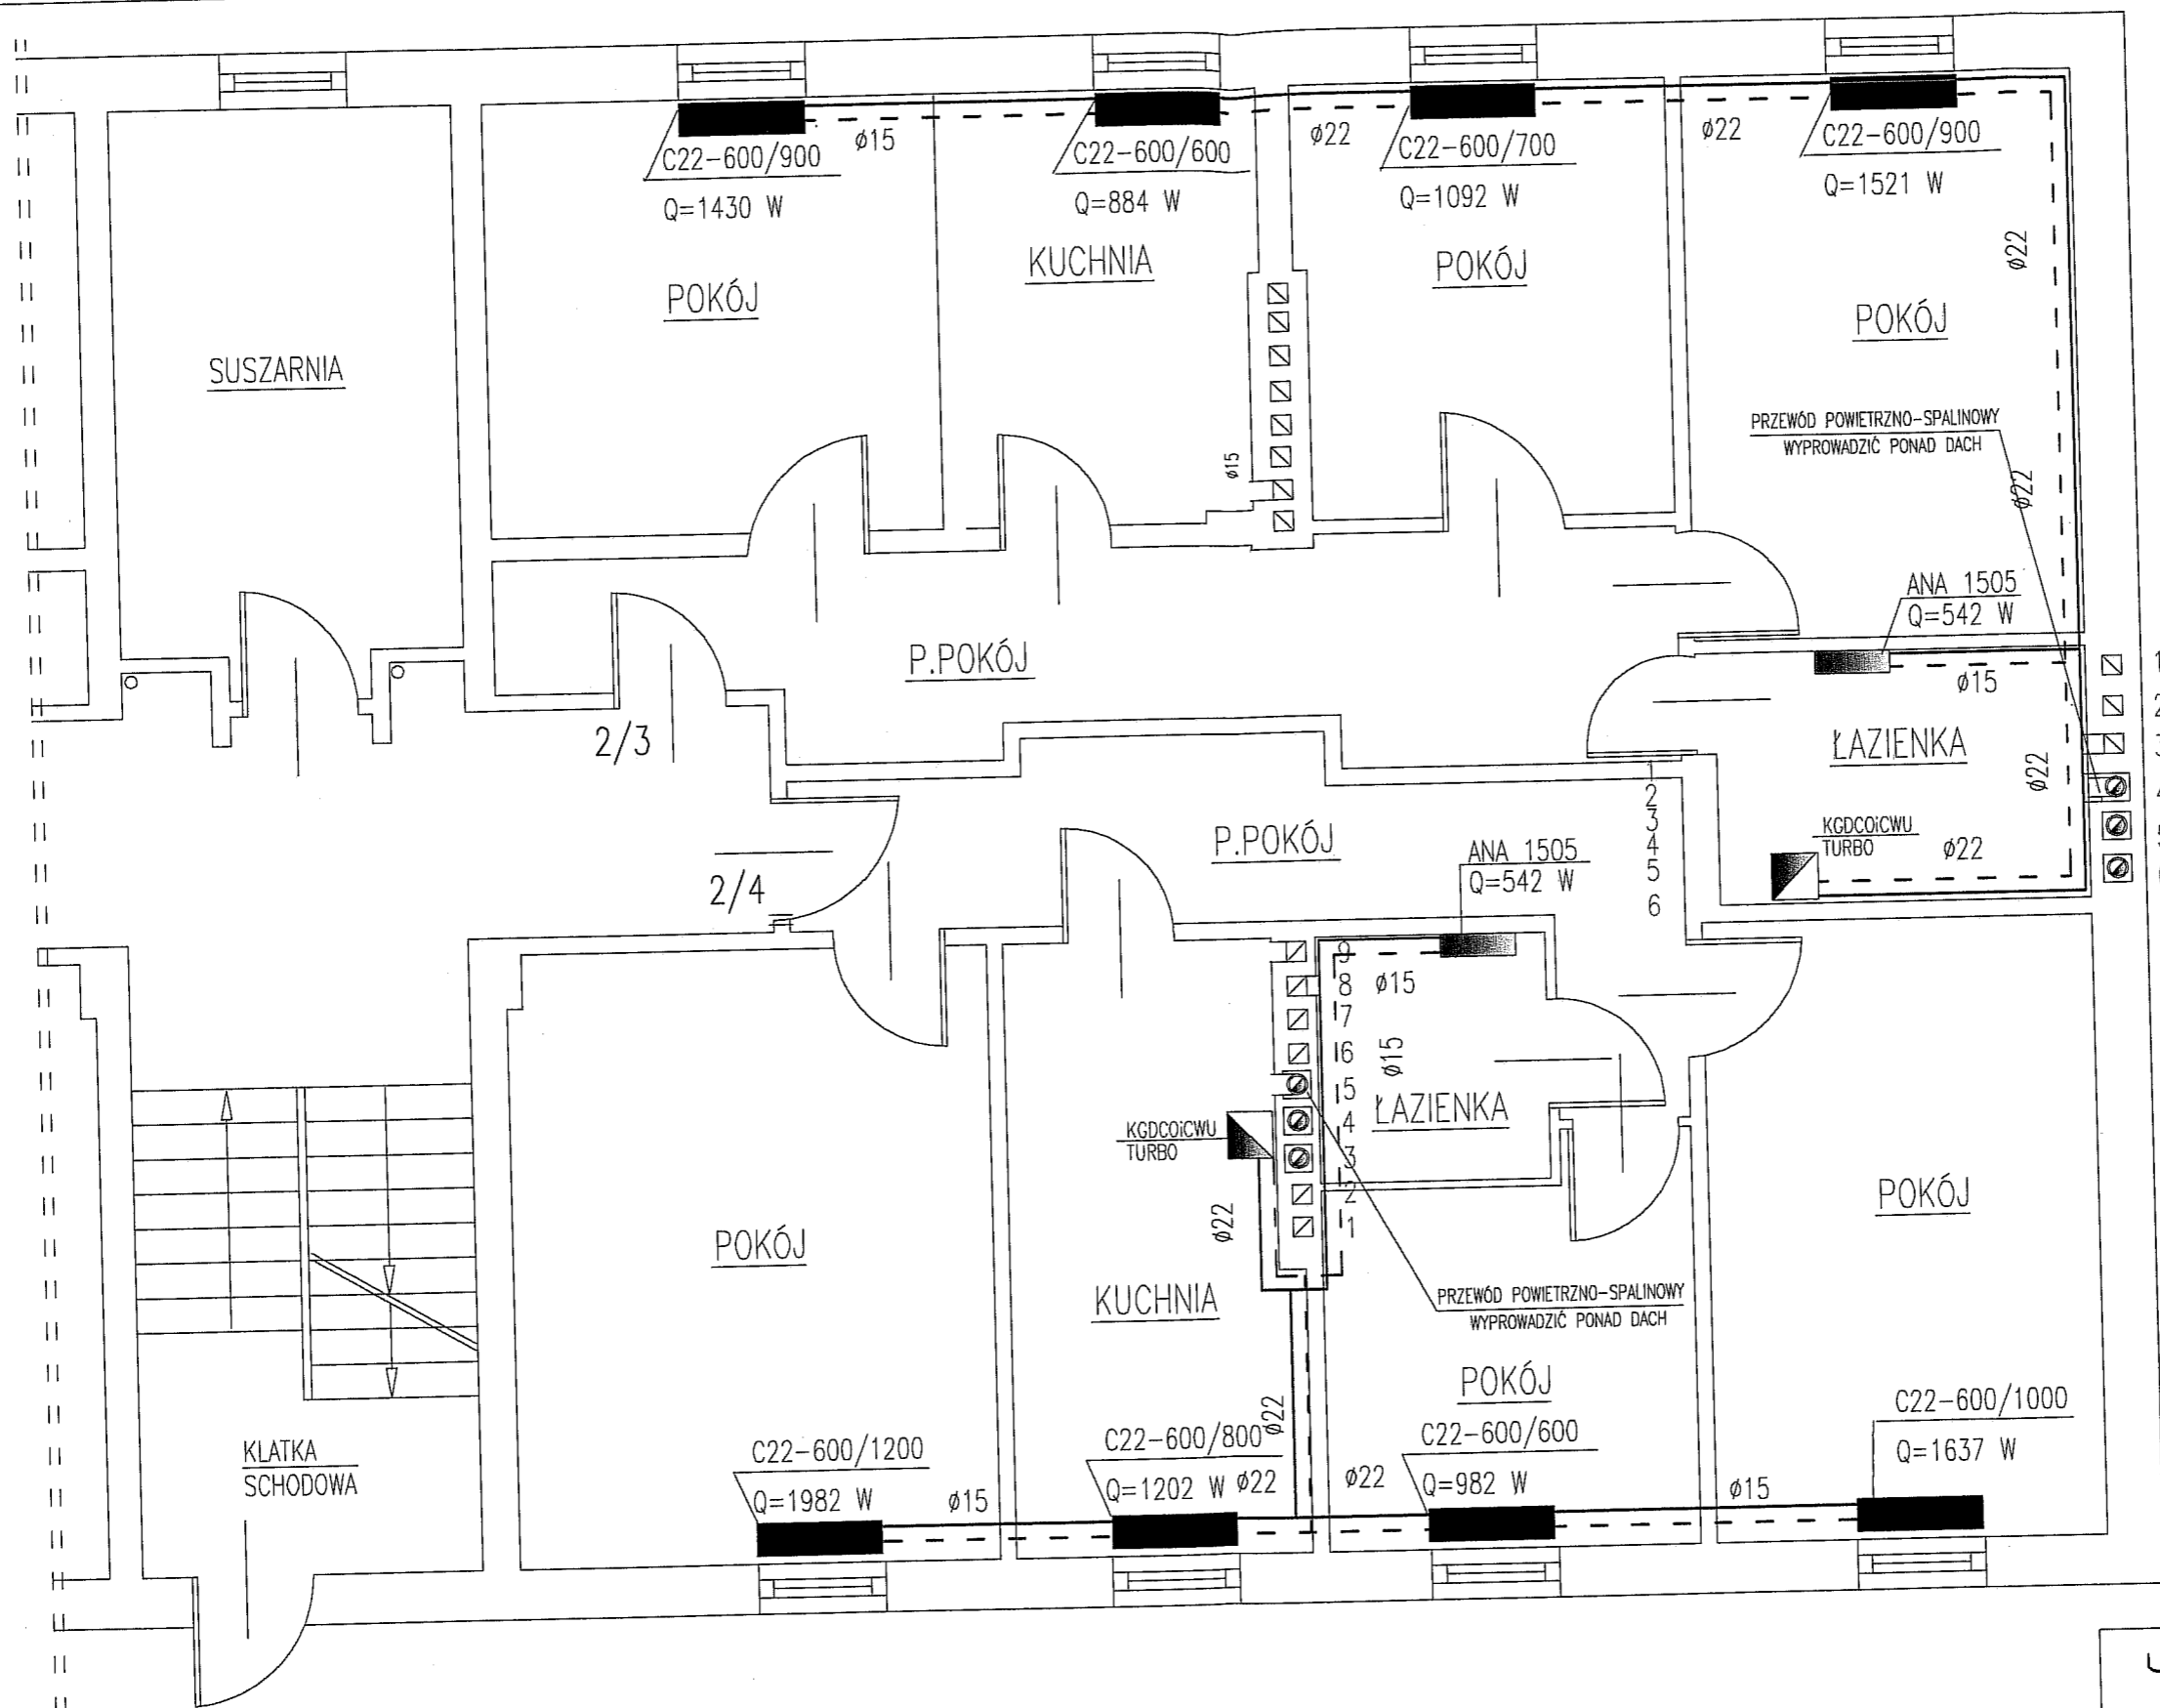

USŁUGI PROJEKTOWE GŁUBCZYCE AL.ŚLĄSKA 4/9		
Rodzaj dokumentacji:	INSTALACJA CENTRALNEGO OGRZEWANIA	SKALA
Obiekt:	BUDYNEK MIESZKALNY-WIELORODZINNY	1 : 50
Adres:	GŁUBCZYCE UL. WIEJSKA 2	Nr. rysunku:
Investor:	GMINA GŁUBCZYCE UL. Niepodległości 17	Stanisław
Autor:	PAŃCZYSZYN STANISŁAW	TECHNIK INST. SANIT.
Opracował:	ST. PAŃCZYSZYN upr. bud. nr 55/91/0P	nr 20/86/0