


ul. Garbarska

OZNACZENIA

- 1 - przyłącze gazowe
- 2 - gazowy zawór główny
- 3 - skrzynka na zawór główny

- PG1 - pion gazowy
- - instalacja gazowa


TEMAT	PRZEBUDOWA INSTALACJI GAZOWEJ W BUDYNKU MIESZKALNYM WIELORODZINNYM	
ADRES	GŁUBCZYCE ul.Garbarska nr9 dz.nr 386/15	
INWESTOR	GMINA GŁUBCZYCE 48-100 GŁUBCZYCE ul Niepodległości 14	
TYTUŁ RYSUNKU	INSTALACJA GAZOWA RZUT PIWNIC	SKALA 1:100
AUTOR	mgr inż. Jerzy Liberski - upr.nr OPL/0186/PWOS/05	10.2012
OPRACOWAŁ	mgr inż. Jerzy Liberski - upr.nr OPL/0186/PWOS/05	RYS. NR 2

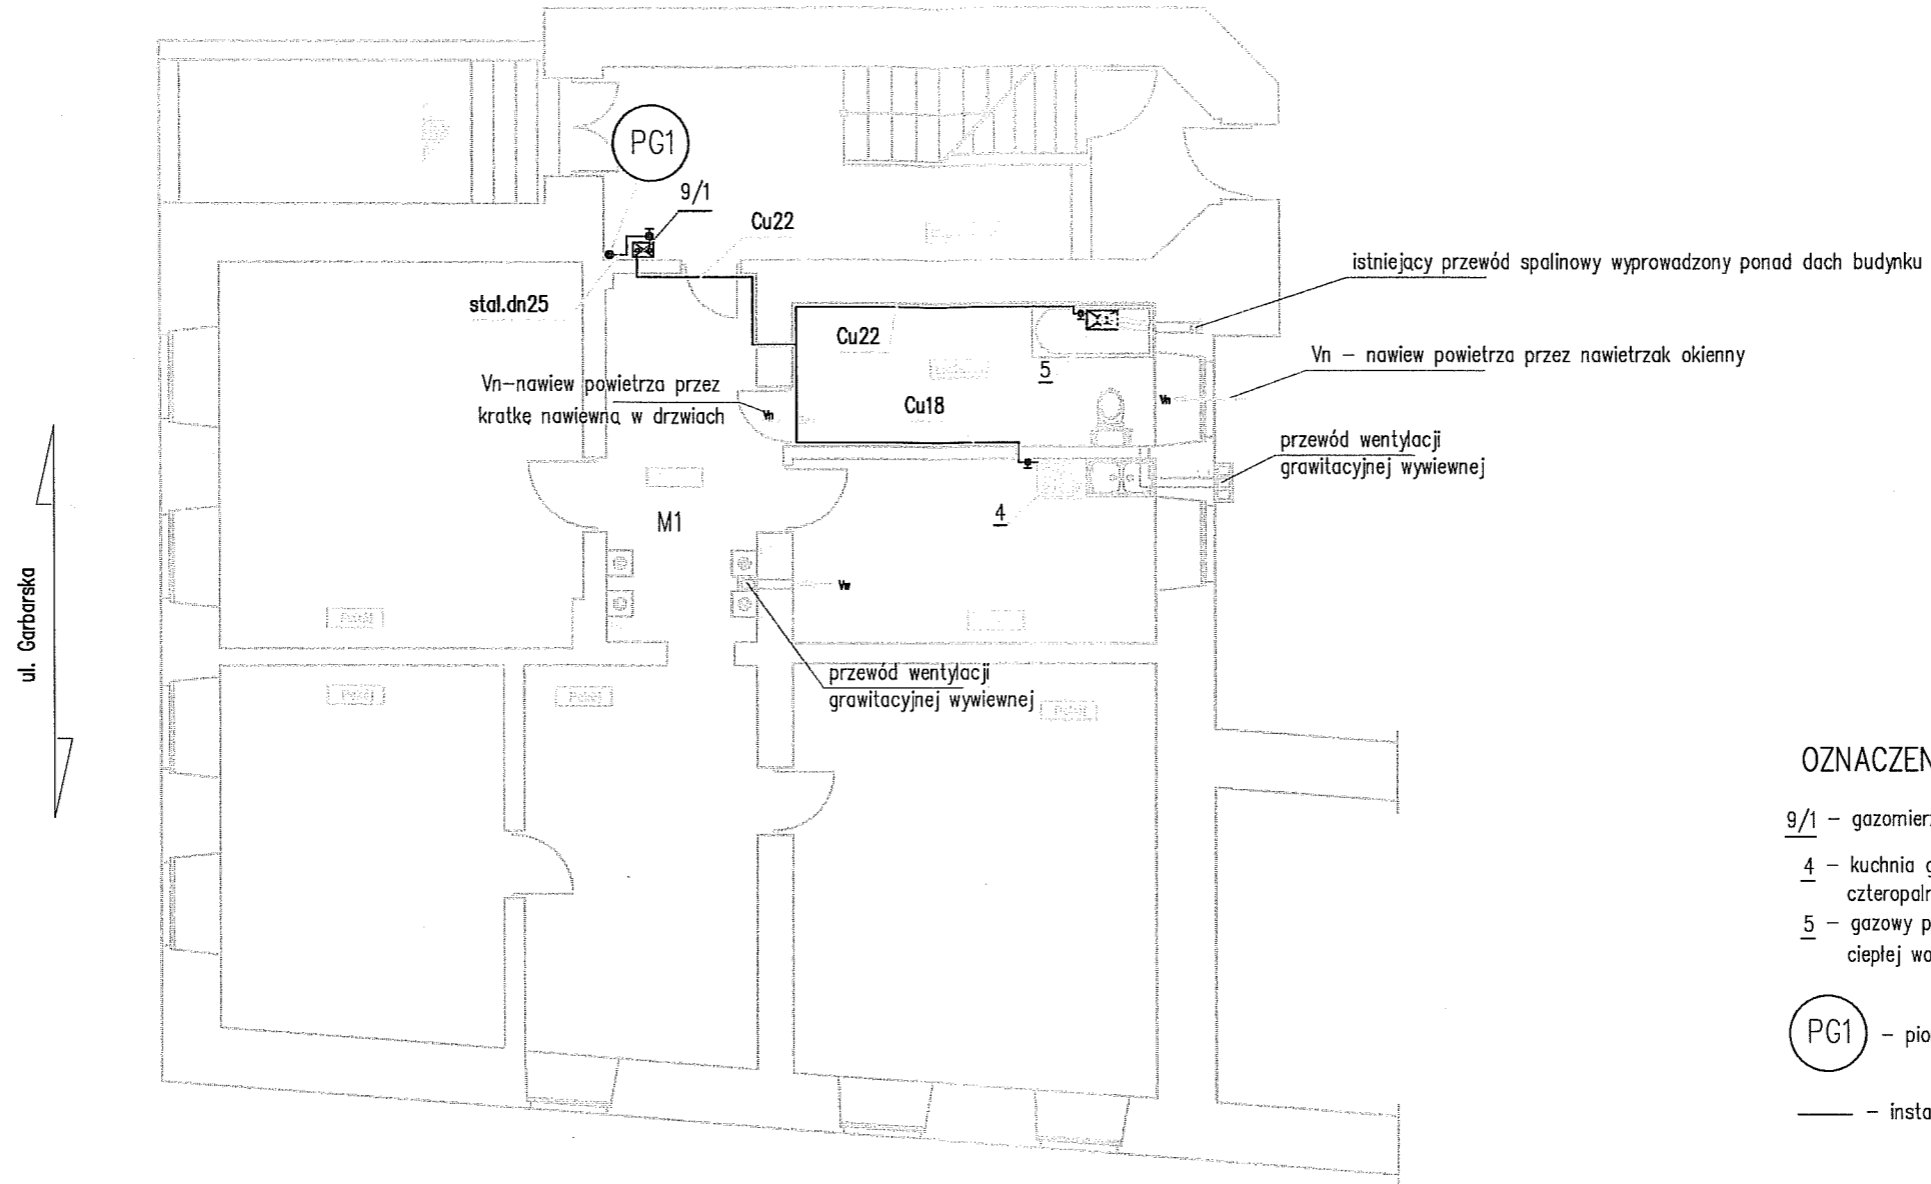

OZNACZENIA

- 9/1 - gazomierz dla mieszkania nr1
- 4 - kuchnia gazowa czteropalnikowa z piekarnikiem
- 5 - gazowy przepływowy podgrzewacz wody ciepłej wody użytkowej
- PG1 - pion gazowy
- - instalacja gazowa


TEMAT	PRZEBUDOWA INSTALACJI GAZOWEJ W BUDYNKU MIESZKALNYM WIELORODZINNYM	
ADRES	GŁUBCZYCE ul.Garbarska nr9 dz.nr 386/15	
INWESTOR	GMINA GŁUBCZYCE 48-100 GŁUBCZYCE ul Niepodległości 14	
TYTUŁ RYSUNKU	INSTALACJA GAZOWA RZUT PIWNIC	SKALA 1:100
AUTOR	mgr inż. Jerzy Liberski - upr.nr OPL/0186/PWOS/05	10.2012
OPRACOWAŁ	mgr inż. Jerzy Liberski - upr.nr OPL/0186/PWOS/05	RYS. NR 3

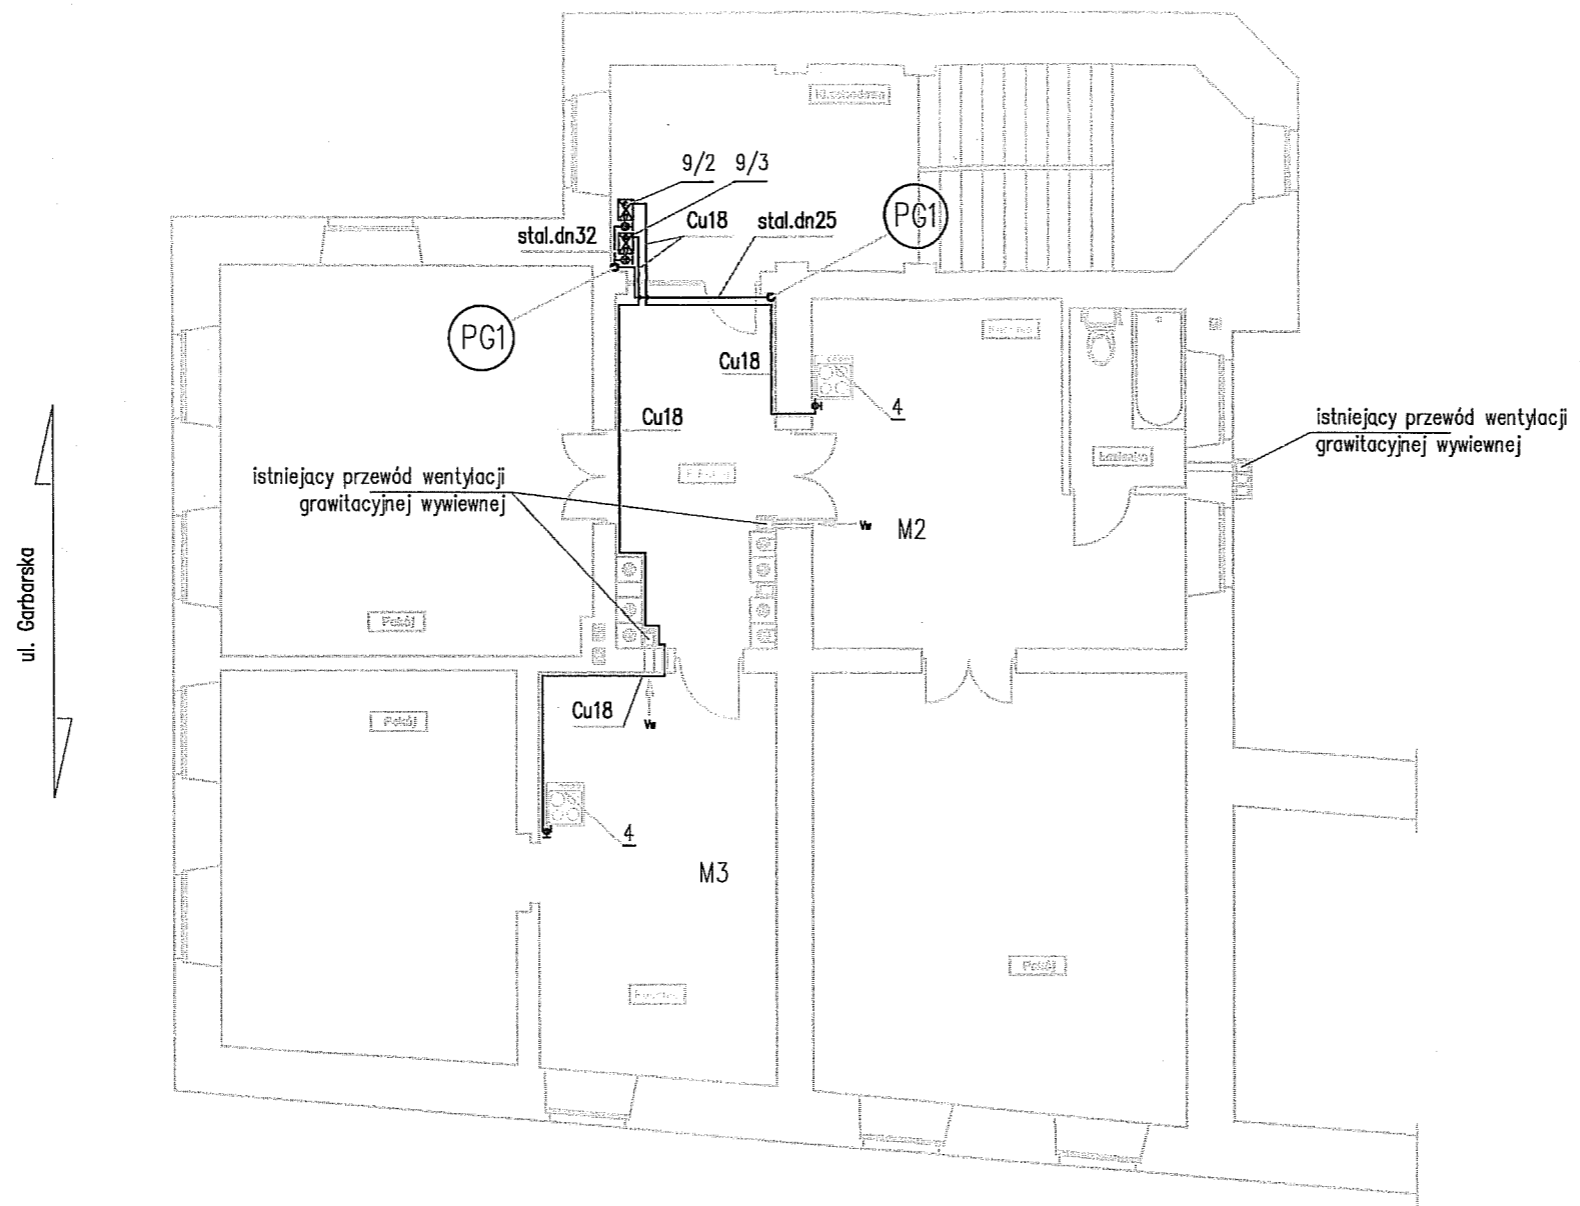

OZNACZENIA

- 9/2 - gazomierz dla mieszkania nr2
- 9/3 - gazomierz dla mieszkania nr3
- 4 - kuchnia gazowa czteropalnikowa z piekarnikiem
- - instalacja gazowa
- PG1 - pion gazowy

TEMAT	PRZEBUDOWA INSTALACJI GAZOWEJ W BUDYNKU MIESZKALNYM WIELORODZINNYM	
ADRES	GŁUBCZYCE ul.Garbarska nr9 dz.nr 386/15	
INWESTOR	GMINA GŁUBCZYCE 48-100 GŁUBCZYCE ul Niepodległości 14	
TYTUŁ RYSUNKU	INSTALACJA GAZOWA RZUT PIWNIC	SKALA 1:100
AUTOR	mgr inż. Jerzy Liberski - upr.nr OPL/0186/PWOS/05	10.2012
OPRACOWAŁ	mgr inż. Jerzy Liberski - upr.nr OPL/0186/PWOS/05	RYS. NR 4

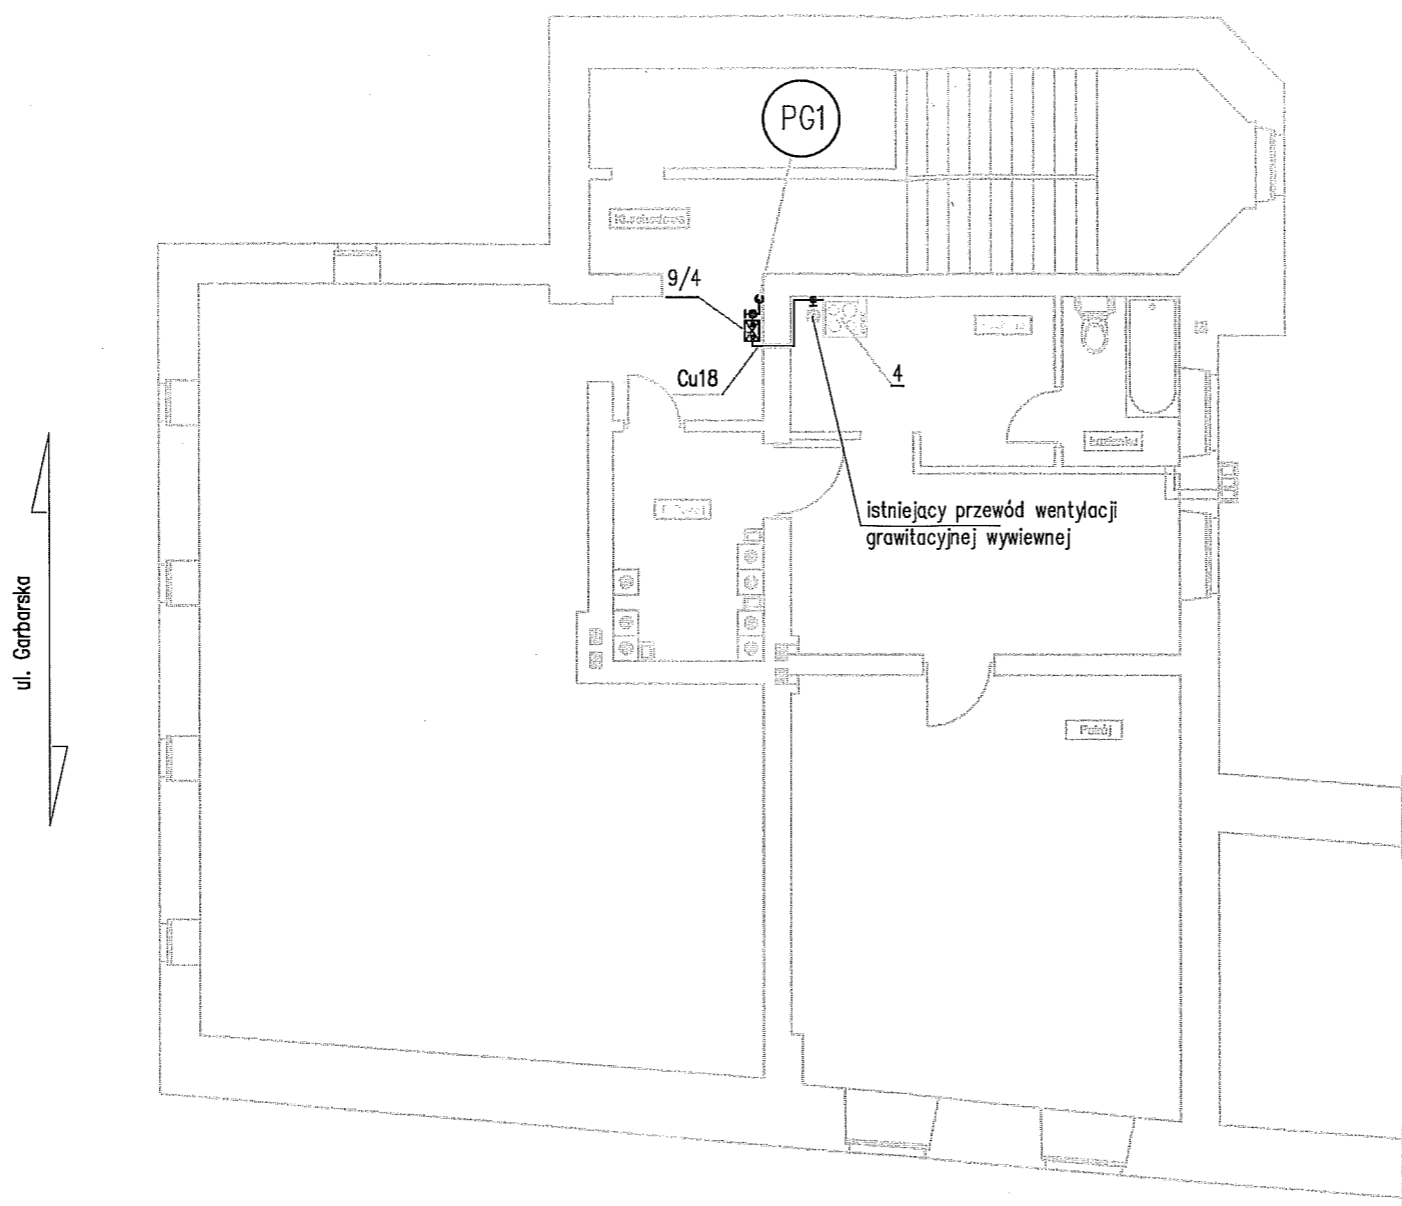

OZNACZENIA


9/4 – gazomierz dla mieszkania nr4

4 – kuchnia gazowa
czteropalnikowa z piekarnikiem

PG1 – pion gazowy

— — instalacja gazowa

TEMAT	PRZEBUDOWA INSTALACJI GAZOWEJ W BUDYNKU MIESZKALNYM WIELORODZINNYM	
ADRES	GŁUBCZYCE ul.Garbarska nr9 dz.nr 386/15	
INWESTOR	GMINA GŁUBCZYCE 48-100 GŁUBCZYCE ul Niepodległości 14	
TYTUŁ RYSUNKU	INSTALACJA GAZOWA RZUT PIWNIC	SKALA 1:100
AUTOR	mgr inż. Jerzy Liberski - upr.nr OPL/0186/PWOS/05	10.2012
OPRACOWAŁ	mgr inż. Jerzy Liberski - upr.nr OPL/0186/PWOS/05	RYS. NR 5

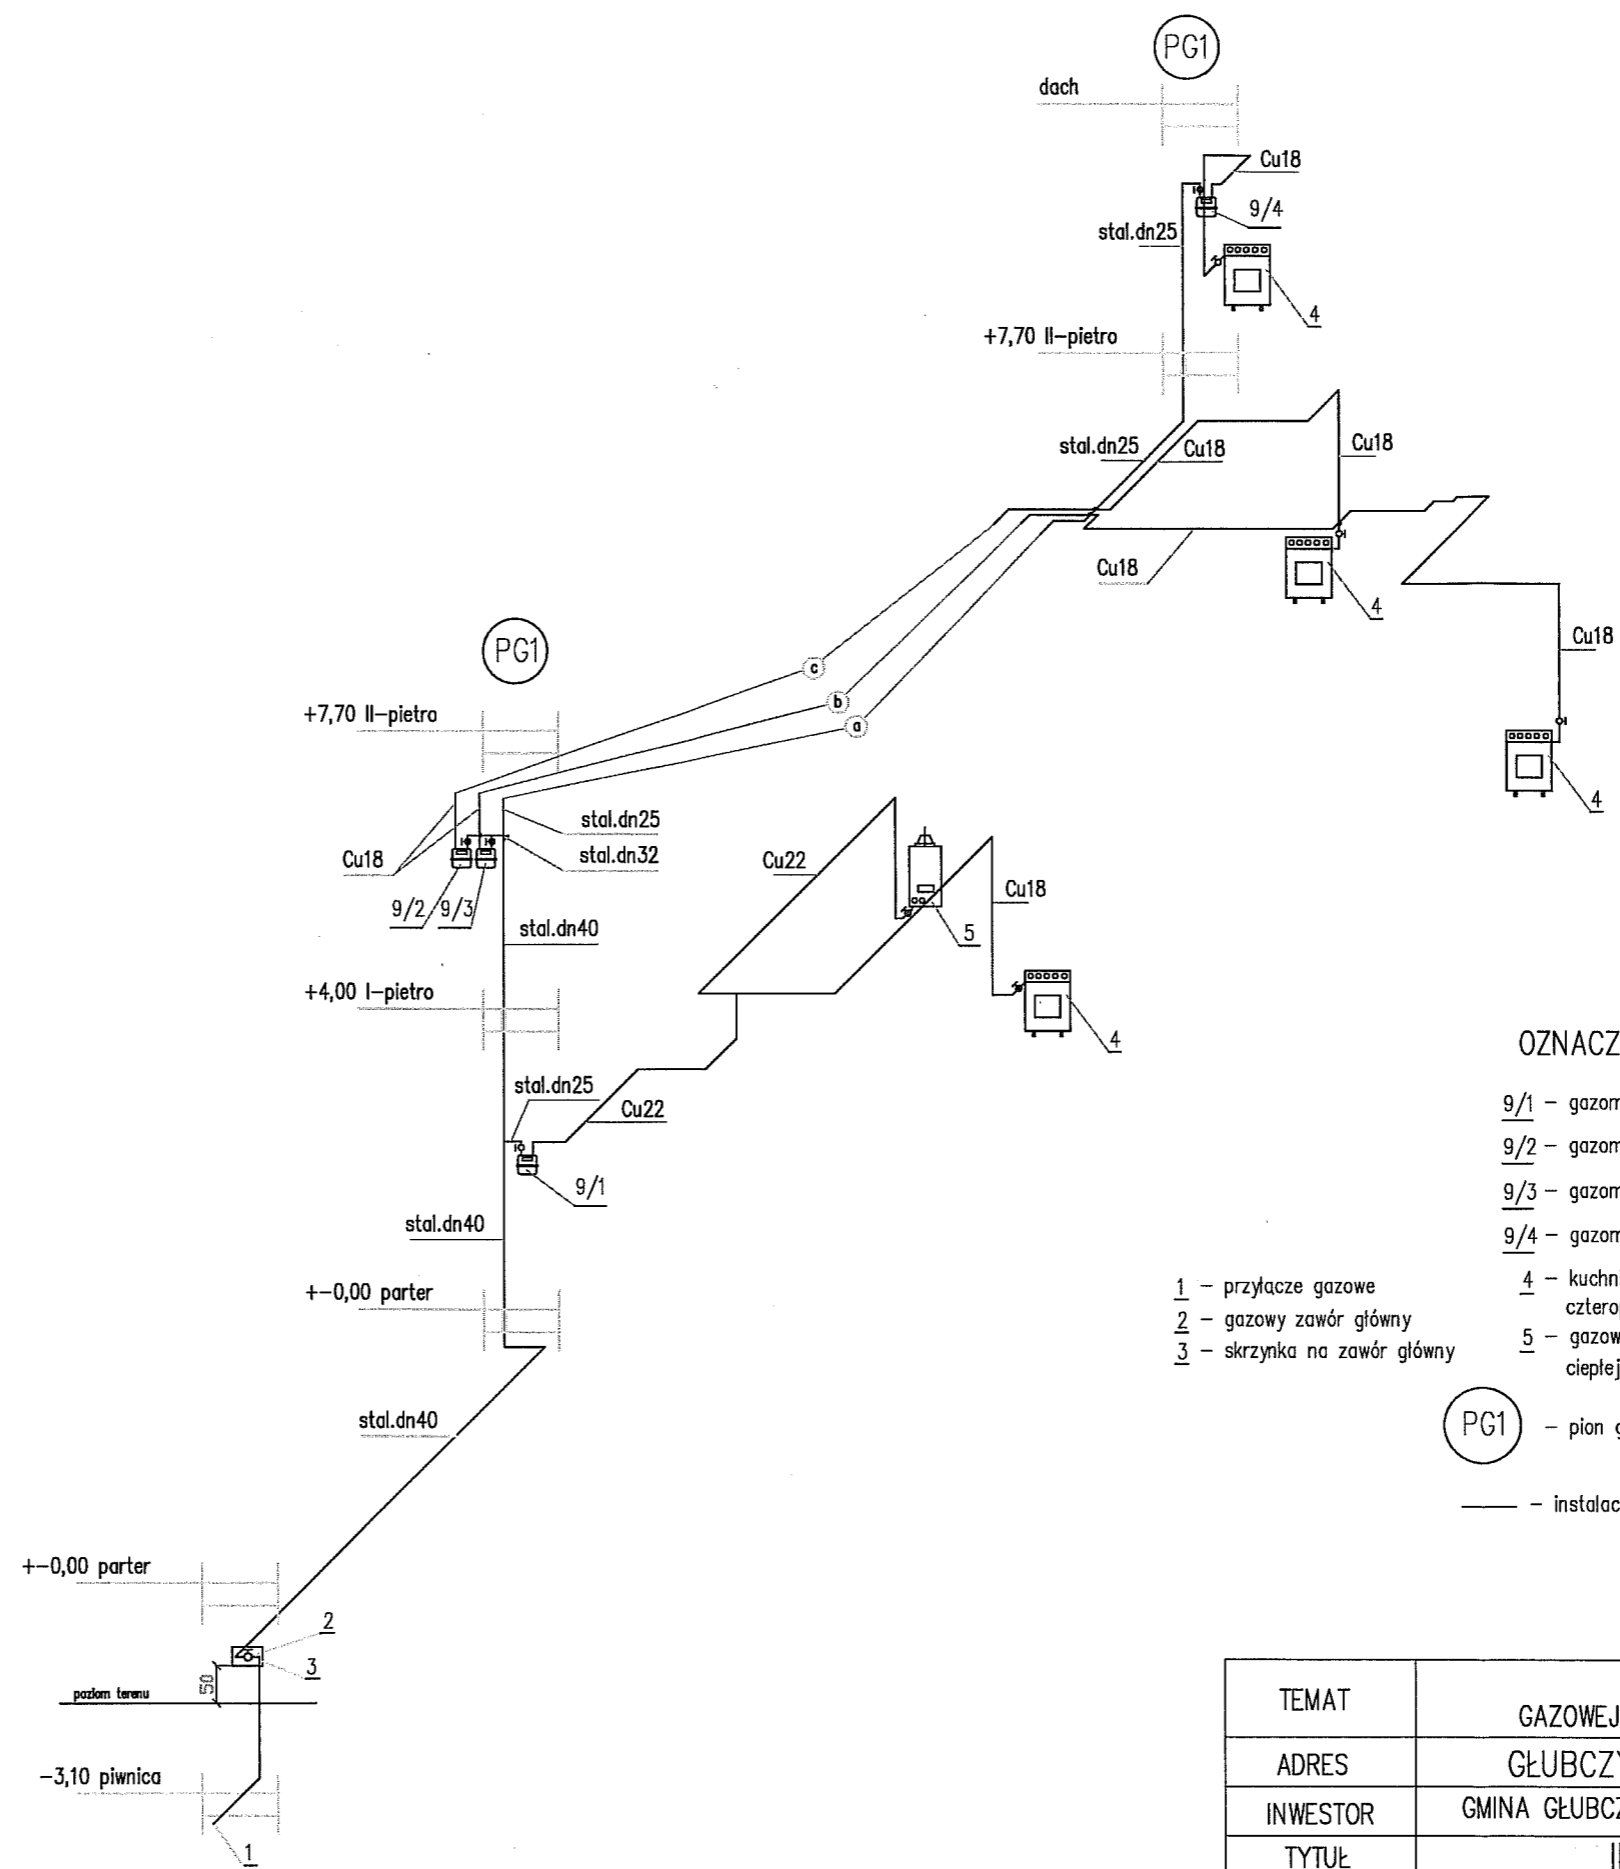

OZNACZENIA

- 9/1 - gazomierz dla mieszkania nr1
- 9/2 - gazomierz dla mieszkania nr2
- 9/3 - gazomierz dla mieszkania nr3
- 9/4 - gazomierz dla mieszkania nr4
- 4 - kuchnia gazowa czteropalnikowa z piekarnikiem
- 5 - gazowy przepływowy podgrzewacz wody ciepłej wody użytkowej

- 1 - przyłącze gazowe
- 2 - gazowy zawór główny
- 3 - skrzynka na zawór główny

PG1 - pion gazowy
 ——— - instalacja gazowa

TEMAT	PRZEBUDOWA INSTALACJI GAZOWEJ W BUDYNKU MIESZKALNYM WIELORODZINNYM	
ADRES	GŁUBCZYCE ul.Garbarska nr9 dz.nr 386/15	
INWESTOR	GMINA GŁUBCZYCE 48-100 GŁUBCZYCE ul Niepodległości 14	
TYTUŁ RYSUNKU	INSTALACJA GAZOWA ROZWINIĘCIE	SKALA 1:100
AUTOR	mgr inż. Jerzy Liberski - upr.nr OPL/0186/PWOS/05	10.2012
OPRACOWAŁ	mgr inż. Jerzy Liberski - upr.nr OPL/0186/PWOS/05	RYS. NR 6