 







RZUT I PIĘTRA

SKALA 1:50



 OZNACZENIA:

	GRZEJNIK PŁYTOWY
	GRZEJNIK ŁAZIENKOWY
	ZASILANIE
	POWRÓT
	NUMER BLOKU/KONDYGNACJANUMER MIESZKANIA, NUMER POMIESZCZENIA


WYKAZ GRZEJNIKÓW

Nr pom.	Typ grzejnika	L[m]	Q _{obł.}	Ilość [szt.]
5.1	FTV22-06	0,7	855,0	1
5.2	ASTERA A517 1740	1740	655,0	1
5.3	FTV 22-06	0,8	1200,0	1
5.4	-	-	218,0	-
5.5	FTV 22-06	0,8	2300,0	2
5.6	FTV 22-06	1,3	1900,0	1
5.7	FTV 22-06	0,7	926,0	1
5.8	FTV 22-06	0,8	1109,0	1

UWAGA:


Instalacja gazowa wg oddzielnego projektu.

MONTAŻ GRZEJNIKA

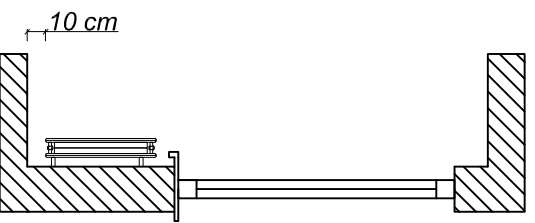

PRZEWODY KOMINOWE:

1. Wentylacja łazienki
2. Kanał powietrzno-spalinowy
3. Wentylacja kuchni

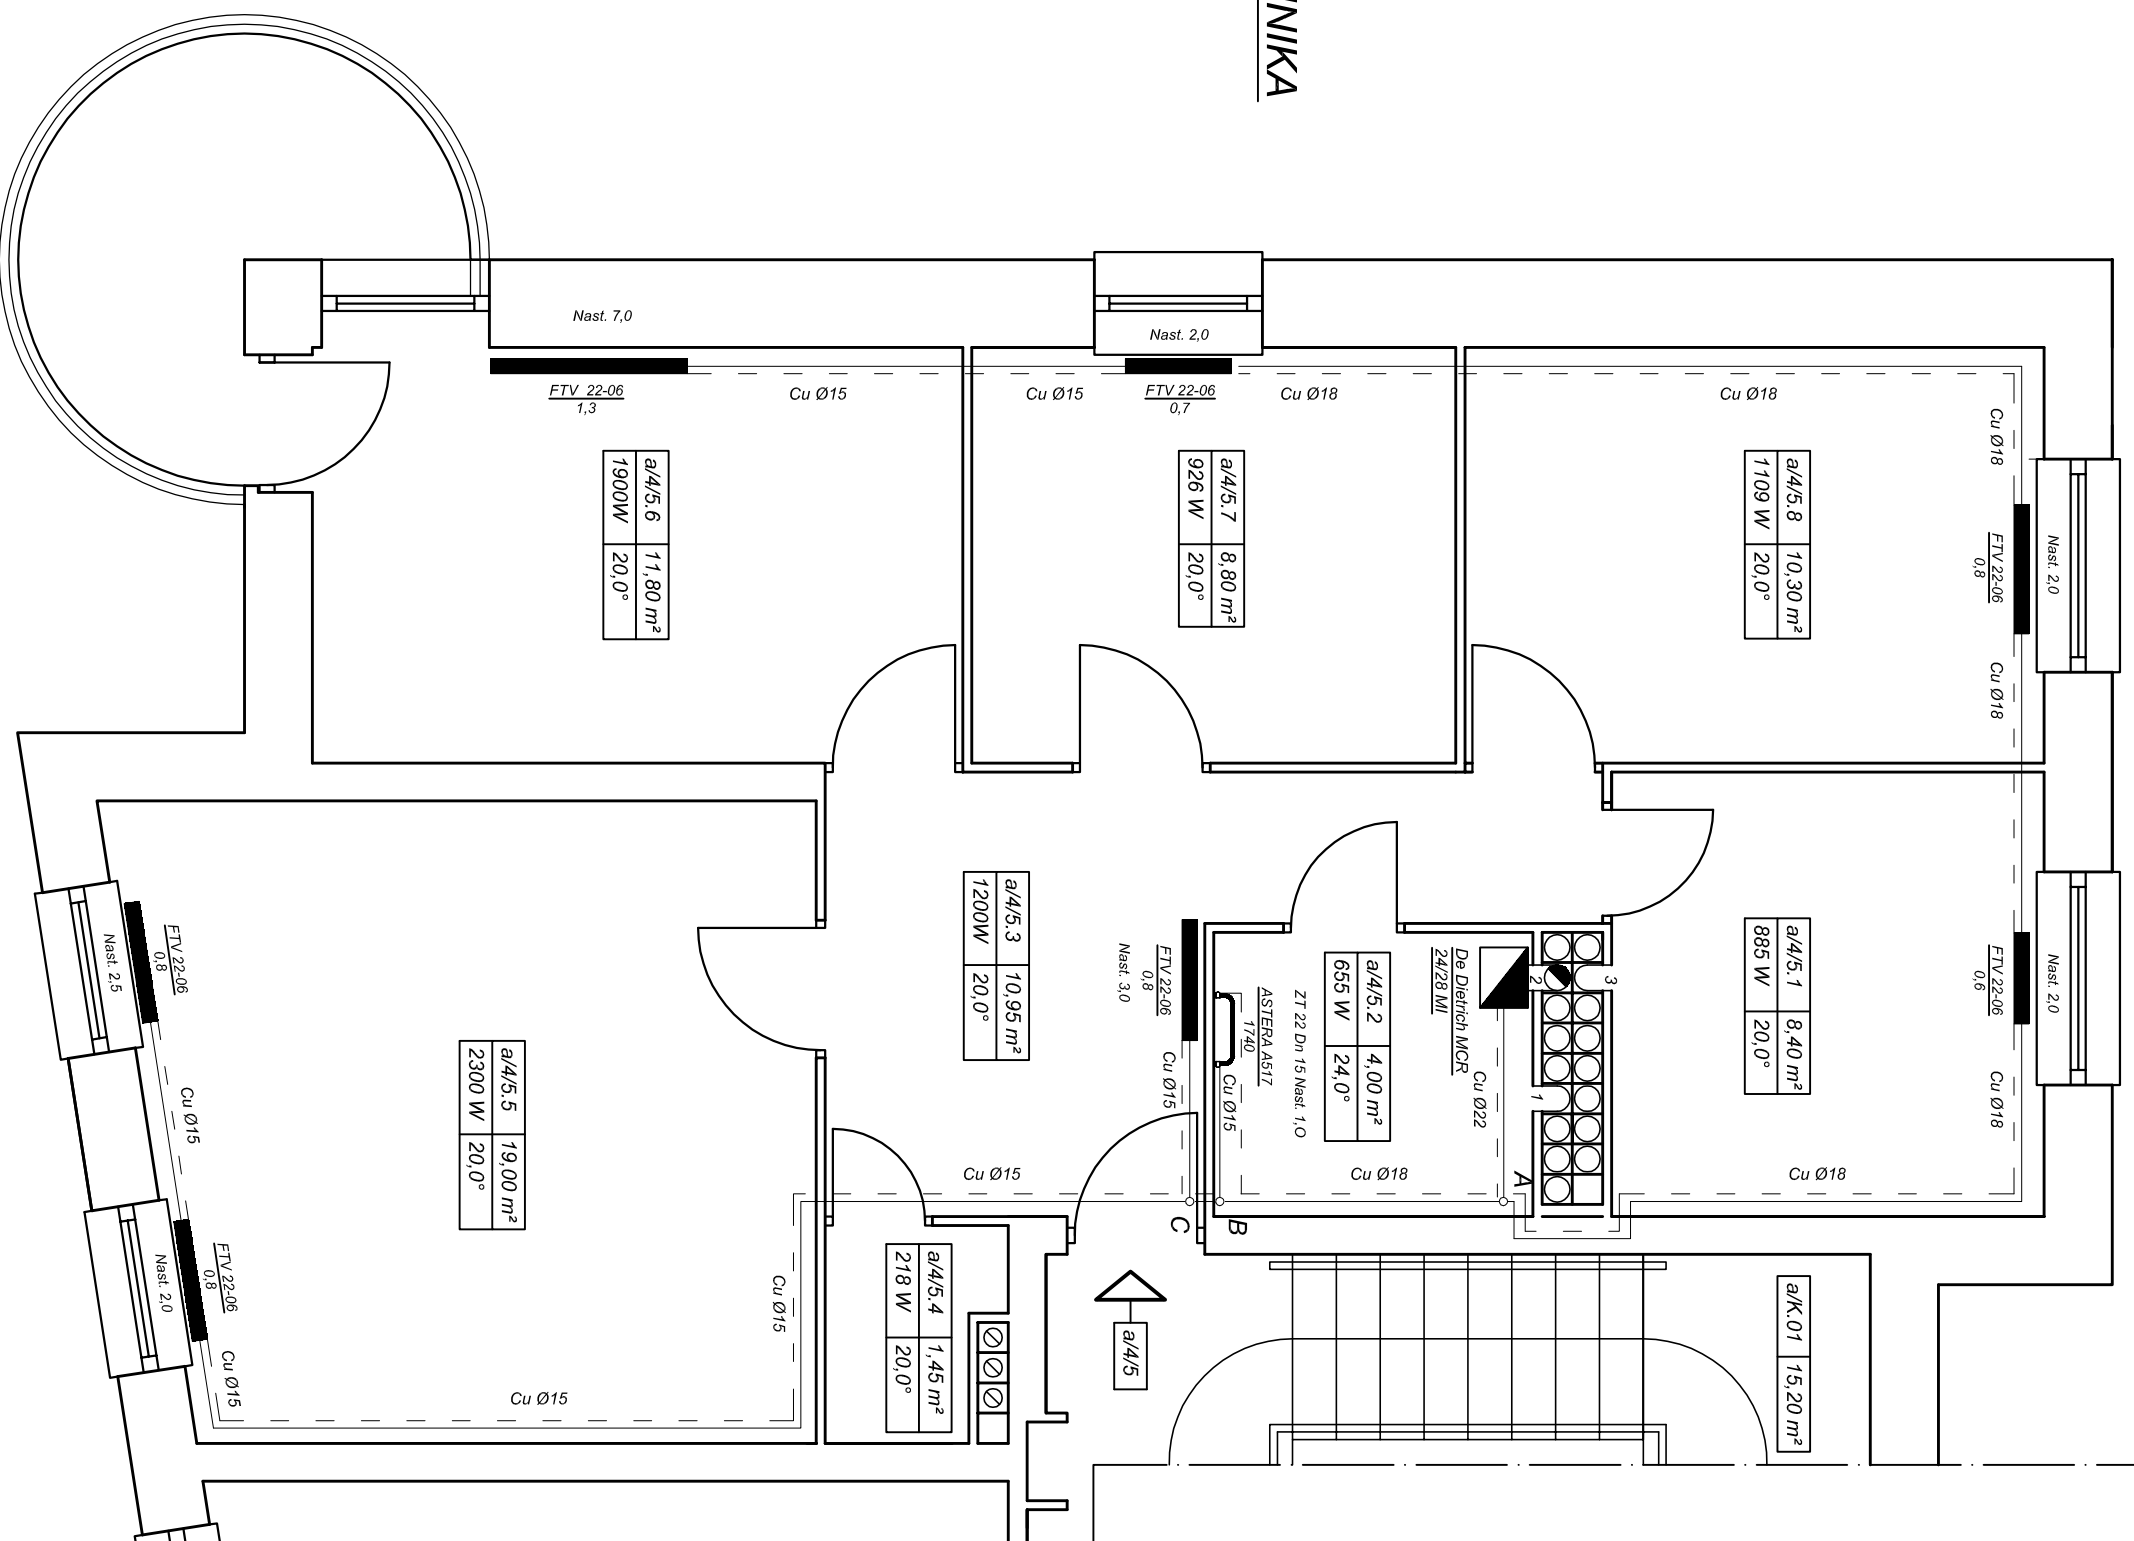

INSTALATORSTWO SANITARNE I GAZOWE

48-250 Głogówek ul. Piotra Skargi nr 13c

Temat opracowania	Instalacja c. o.	Skala:
Objekt:	Budynek mieszkalno-usługowy	1:50
Adres:	48-100 Głubczyce ul. Moniuszki 11 a/5	Nr rys.: 1
Inwestor:	Wspólnota mieszkaniowa ul. Moniuszki 11 A, B, C	
Autor:	mgr inż. Kamil Smętek	
Opracował:	mgr inż. Jerzy Kalwa nr upr. 18/88/Op	